


工種	NO	承認	設計	校閲
明野町立明野幼稚園 プール新築工事設計図	401			
図名	5	成田建築設計事務所登録(A)362号		
電気設備工事 系統図		成田建設株式会社		

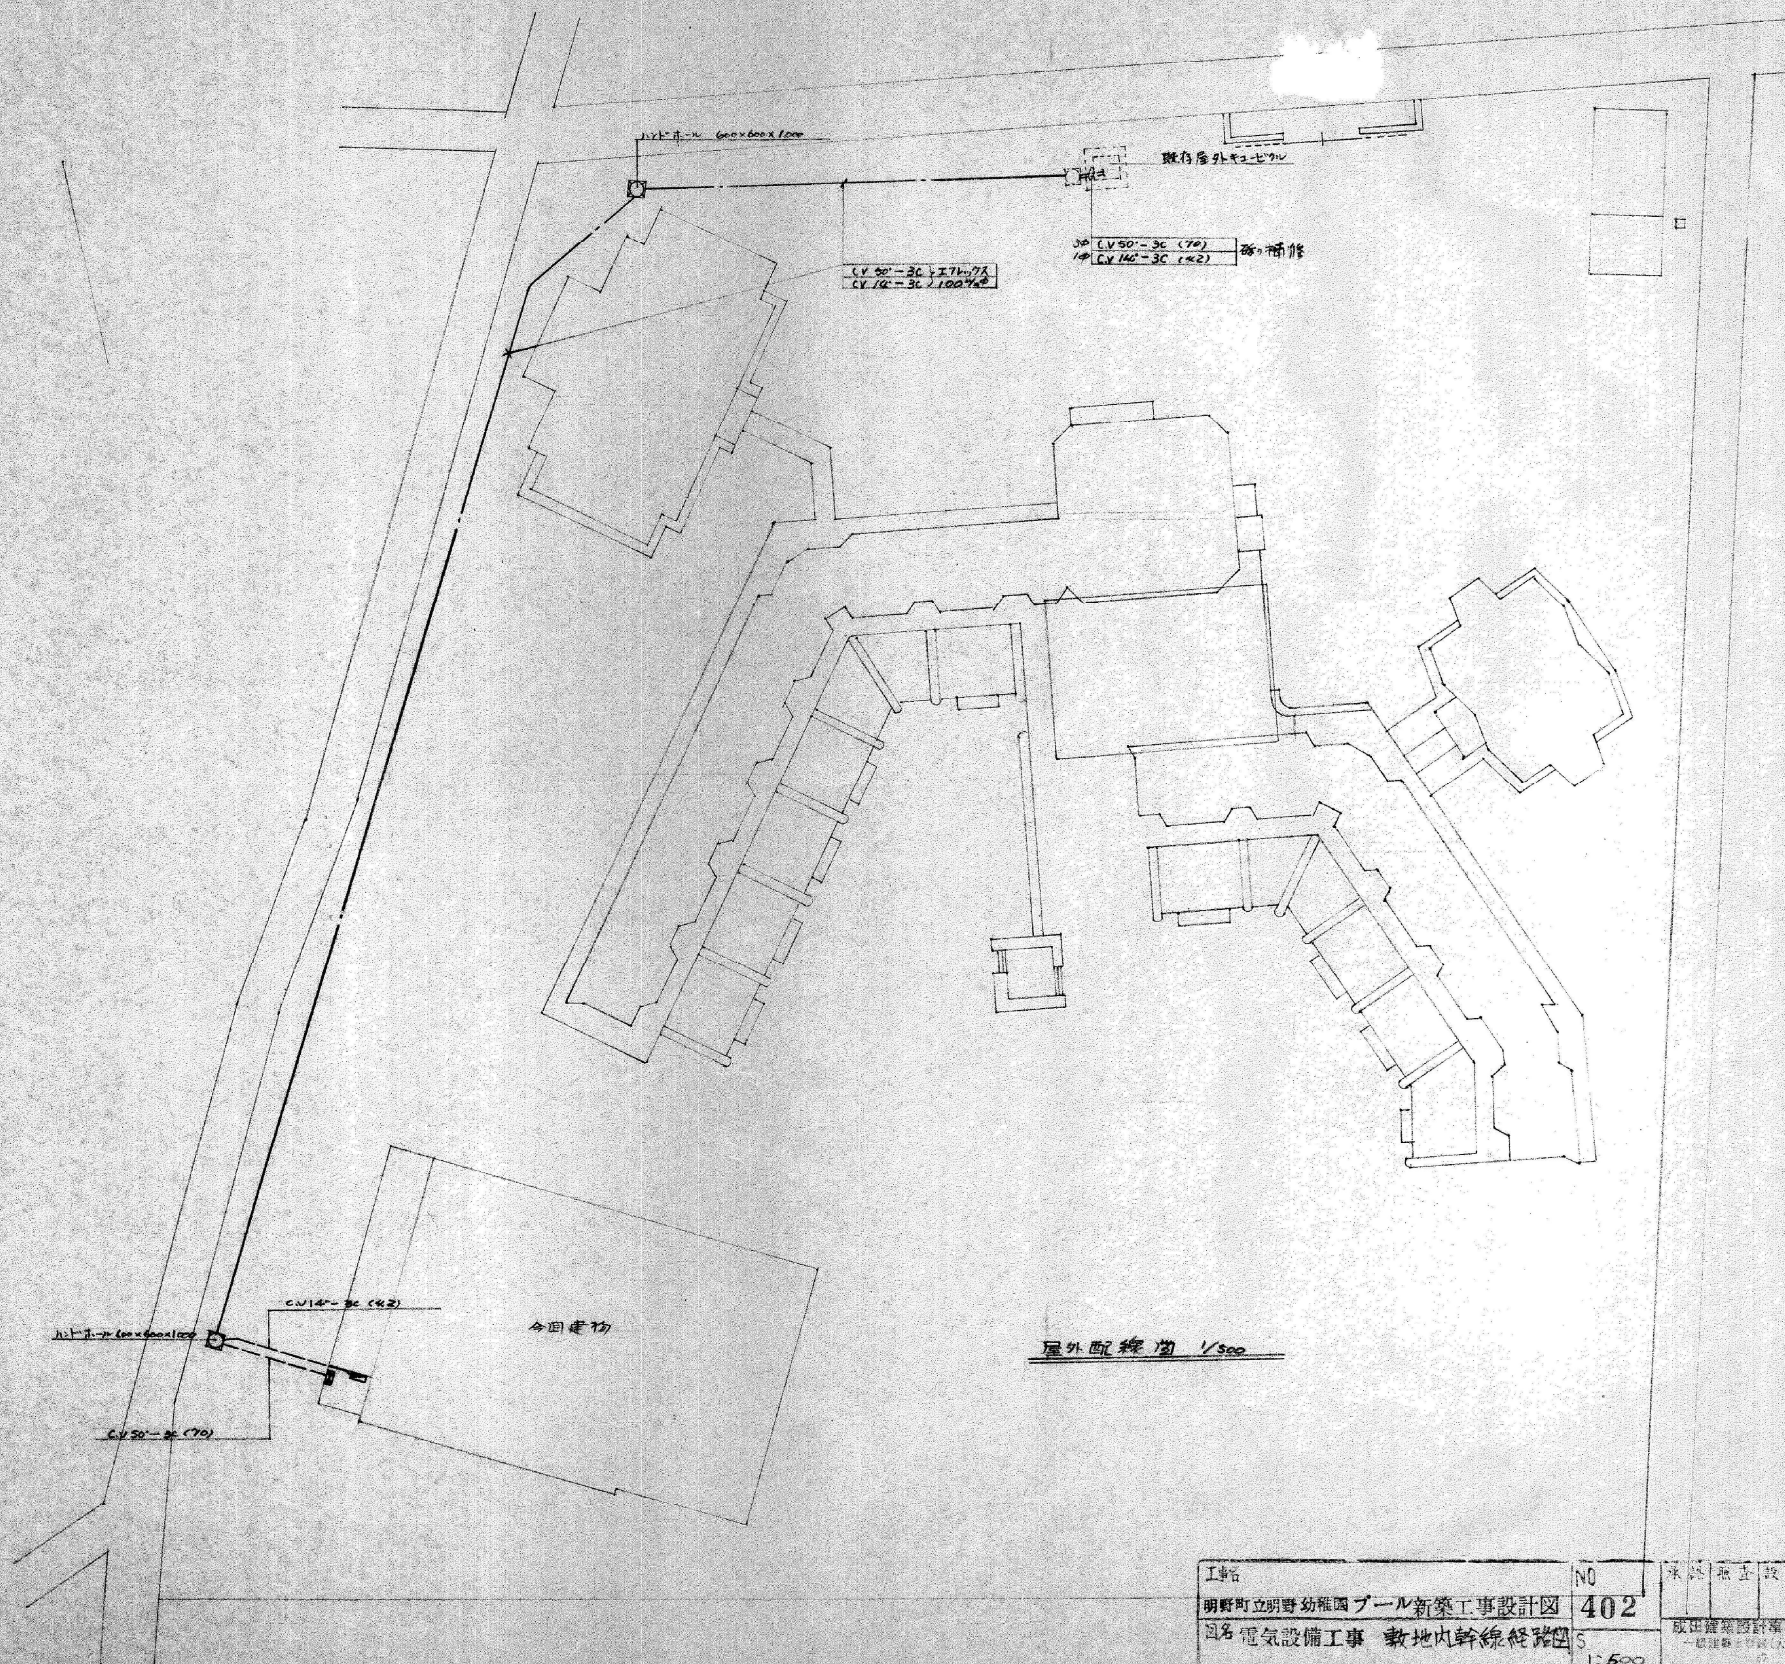

工名	NO	東証 電気設計事務所 代表
明野町立明野幼稚園プール新築工事設計図	402	取付 電気設計事務所 (A) 962号
電気設備工事 敷地内幹線経路図	5	1:500

トヨタ建築設計事務所
 茨城県筑西市村田697-64 (TEL) 0296-52-2749
 (FAX) 0296-52-5958

一級建築士事務所
 茨城県 A 第0679号
 豊田常雄 登録 第132574号


縮尺 1:500

工事名称 筑西市立明野幼稚園施設解体工事

図面名称 敷地内幹線経路図 参考図

工事名	明野町立明野幼稚園プール新築工事設計図	NO	403	設計者	成田 雄
図名	電気設備工事 (電灯コンセント)	S		成田建築設計事務所 登録(A)362号	
	屋内電気配線図	縮尺	1/100	茨城県建築師会 明野町会 会第B-678番地	
				一級建築士登録第65334号 成田 雄	

注
 ④中新配線配線記入は514.16×2(19)とする
 ④ 20×2(19)とする

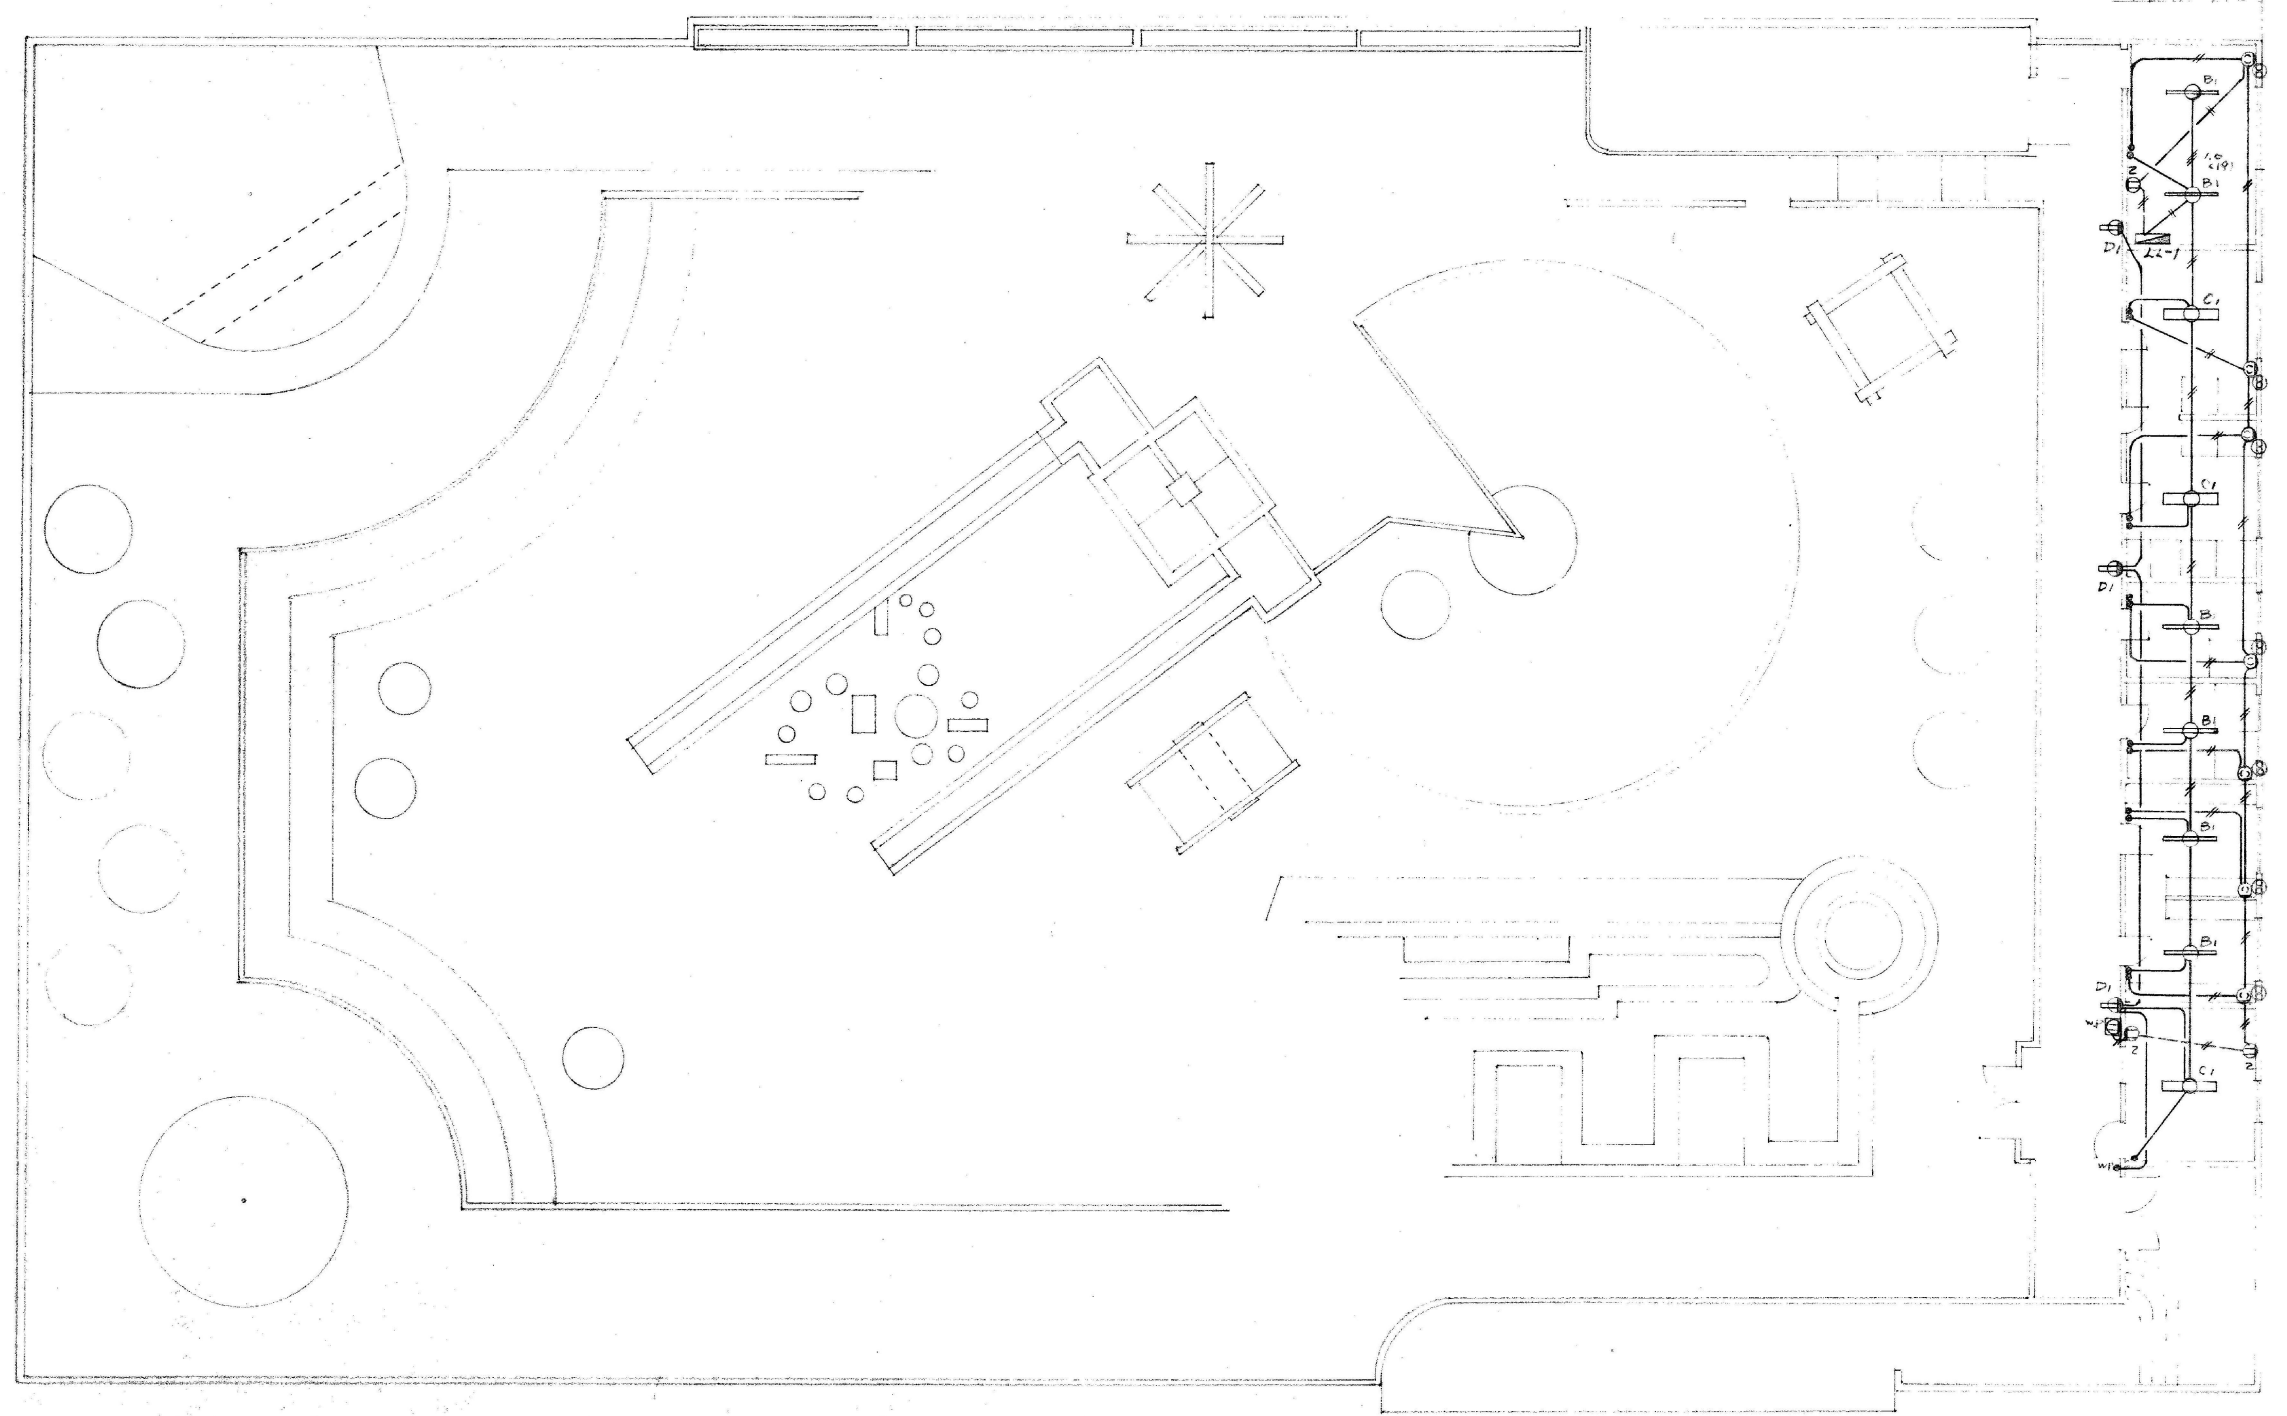

トヨタ建築設計事務所
 茨城県筑西市村田697-64 (TEL) 0296-52-2749
 (FAX) 0296-52-5958

一級建築士事務所
 茨城県 A 第0679号
 豊田常雄 登録 第132574号

縮尺 1:500
 設計年月日

工事名称 筑西市立明野幼稚園施設解体工事
 図面名称 電灯コンセント配線図 参考図

工種	NO	404	設計者	豊田常雄
明野町立明野幼稚園プール新築工事設計図	404		設計事務所	トヨタ建築設計事務所
図名	電気設備工事	幹線電力配線図	図面番号	404
		縮尺	1/500	

